

Comune di Buonconvento
Via Soccini, 32 - Buonconvento (SI)



di adeguamento normativo dell'impianto natatorio di Buonconvento alla L.R. 8/2006 e s.m.i. ed al Regolamento Regionale n. 54/R del 13/05/2006, ed efficientamento energetico

PROGETTAZIONE ESECUZIONE
Pubblicazione: Via I Maggio - Buonconvento (SI)

ELABORATO:
Distribuzione idrica sanitaria

DATA:	30/03/2020	PER APPROVAZIONE
-------	------------	------------------

TOXIM300320_0


STUDIO TECNICO
A. BORGOCINI & A. PESERO
INGEGNERI ASSOCIATI
Via Cassia Aurelia 1, n.25
53043 CHIUSI SCALO (SI)
Telefono/Fax: 0578/228174
E-mail: apbstudio@yahoo.it
P.C. Identificazione Spaziature: amir@univie.it
Codice fiscale/Partenza IVA: 01107050526

STUDIO TECNICO
A. BORGOCINI & A. PESERO
INGEGNERI ASSOCIATI
Via Cassia Aurelia 1, n.25
53043 CHIUSI SCALO (SI)
Telefono/Fax: 0578/228174
E-mail: apbstudio@yahoo.it
P.C. Identificazione Spaziature: amir@univie.it
Codice fiscale/Partenza IVA: 01107050526


E RIPRODUZIONE, ANCHE PARZIALE DI QUESTA TAVOLA E' VIETATA A TERMINI DI LEGGE.

TUBAZIONE D'ACQUA SANITARIA
TUBAZIONE ACQUA FREDDA SANITARIA
TUBAZIONE ACQUA FREDDA SANITARIA
VALVOLA DI INTERCEZIONE
TUBAZIONE DI ADDIZIONE GAS METANO DI RETE
COLONNA MONITORANTE IMPIANTO DI ADDIZIONE GAS METANO DI RETE
TUBAZIONE DISTRIBUZIONE ANTICONGELICO

Schema distribuzione antimicotico e docce obbligatorie - Scala 1:2

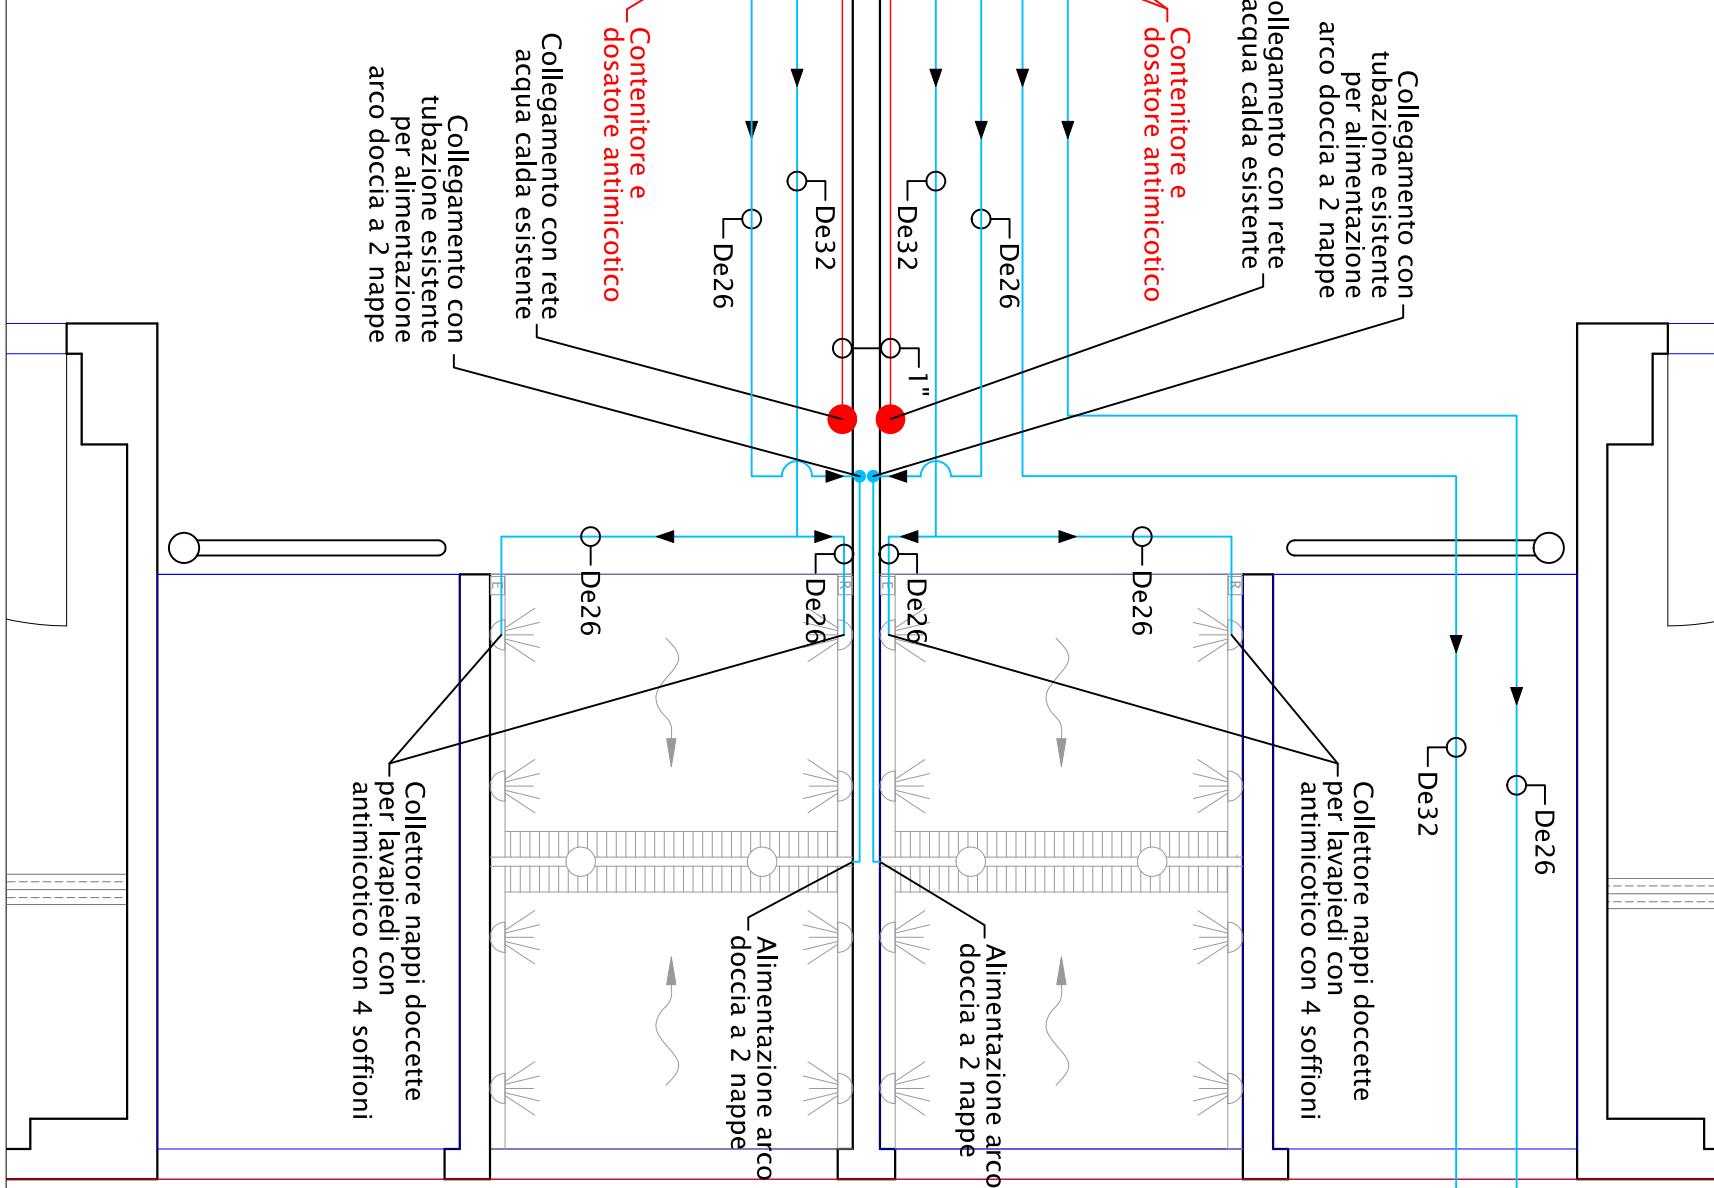


avedio Piano Interrato - Scala 1:25

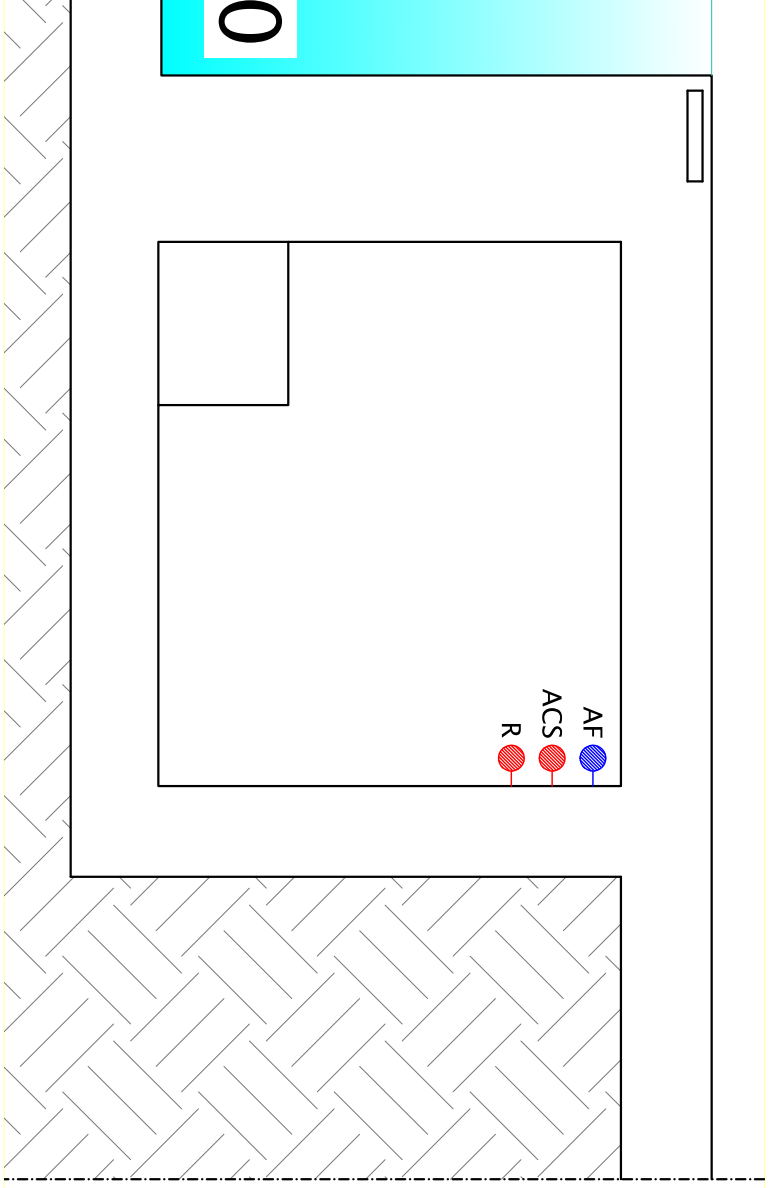

IONI A PARETE ESISTENTI:
- acqua fredda sanitaria
- acqua calda sanitaria
- di ricircolo utilizzata per alimentare l'ingresso acqua calda dei bagni del pubblico

ATO MODIFICATO Pianta Piano Terra - Scala 1:100

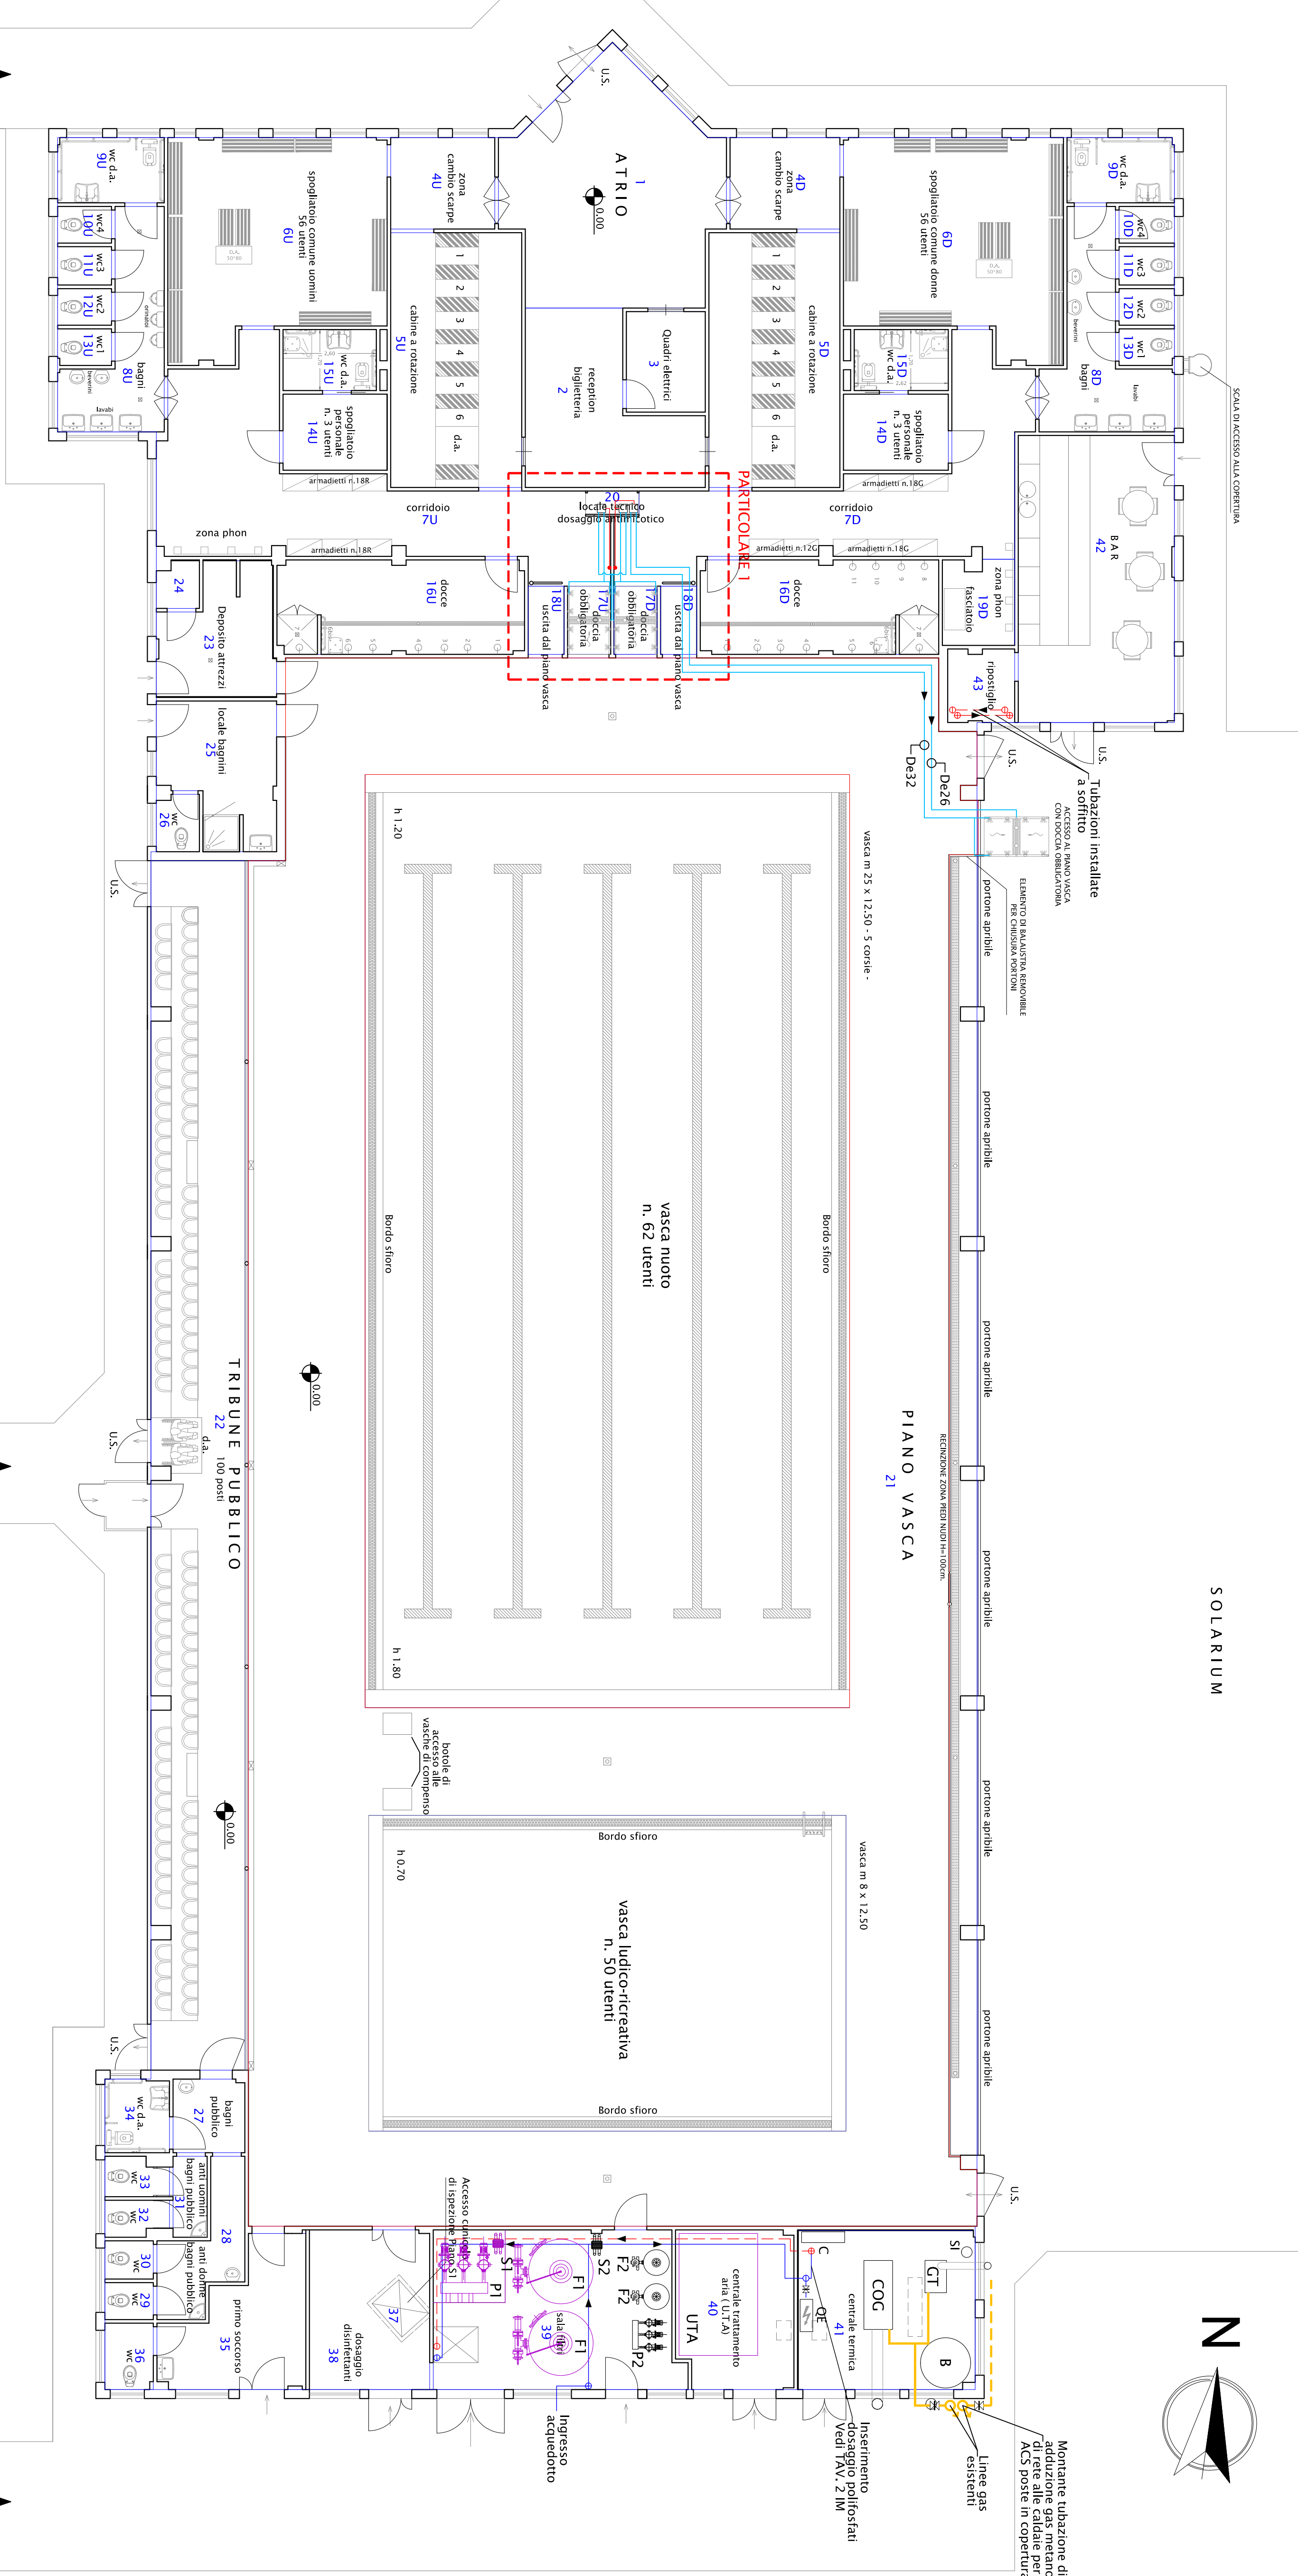

ATO MODIFICATO Pianta della Copertura - Scala 1:100

ATO MODIFICATO Cavedio Piano Interrato - Scala 1:100

ZIONE C2-C2' Cavedio Piano Interrato - Scala 1:50

