

COMUNE DI BUONCONVENTO  
PROVINCIA DI SIENA



Comune di Buonconvento  
Via Soccini, 32 - Buonconvento (SI)

Progetto di adeguamento normativo dell'impianto natatorio comunale di Buonconvento alla L.R. 8/2006 e s.m.i. ed al Regolamento Regionale n. 54/R del 13/05/2006, ed efficientamento energetico  
Ubicazione: Via I Maggio - Buonconvento (SI)  
- PROGETTO ESECUTIVO -

TAVOLA N.:  
**7 IM**  
ELABORATO:  
Distribuzione rete di filtrazione

SCALA:  
1 : 100  
DATA:  
30/03/2020  
PER APPROVAZIONE

COMMESSA:  
COMBUONCO201 20TEAR  
PROGETTO ESECUTIVO  
FILE:  
TOXIM300320\_0


STUDIO TECNICO  
A. BORCOCINI & A. PISIPICO  
INGEGNERI ASSOCIATI  
Via Cassia Aurelia 1, 7/25  
50024 Buonconvento (SI)  
Telefono/Fax: 0578.228174  
E-mail: apisipico@nahook.it  
REC: albertoborcocini@ingpecu.unipi.it  
Codice fiscale/partita IVA: 01107050526

Il TECNICO  
Ing. Alberto Borcocini  
ALBERTO BORCOCINI  
8193  
Stampa e firma

REVISIONE	DATA	MOTIVAZIONE REVISIONE
.....	.....	.....
.....	.....	.....
.....	.....	.....

~ LA DIFFUSIONE E RIPRODUZIONE, ANCHE PARZIALE DI QUESTA TAVOLA E VIETATA A TERMINI DI LEGGE. ~

STATO MODIFICATO Pianta Piano Terra - Scala 1:100

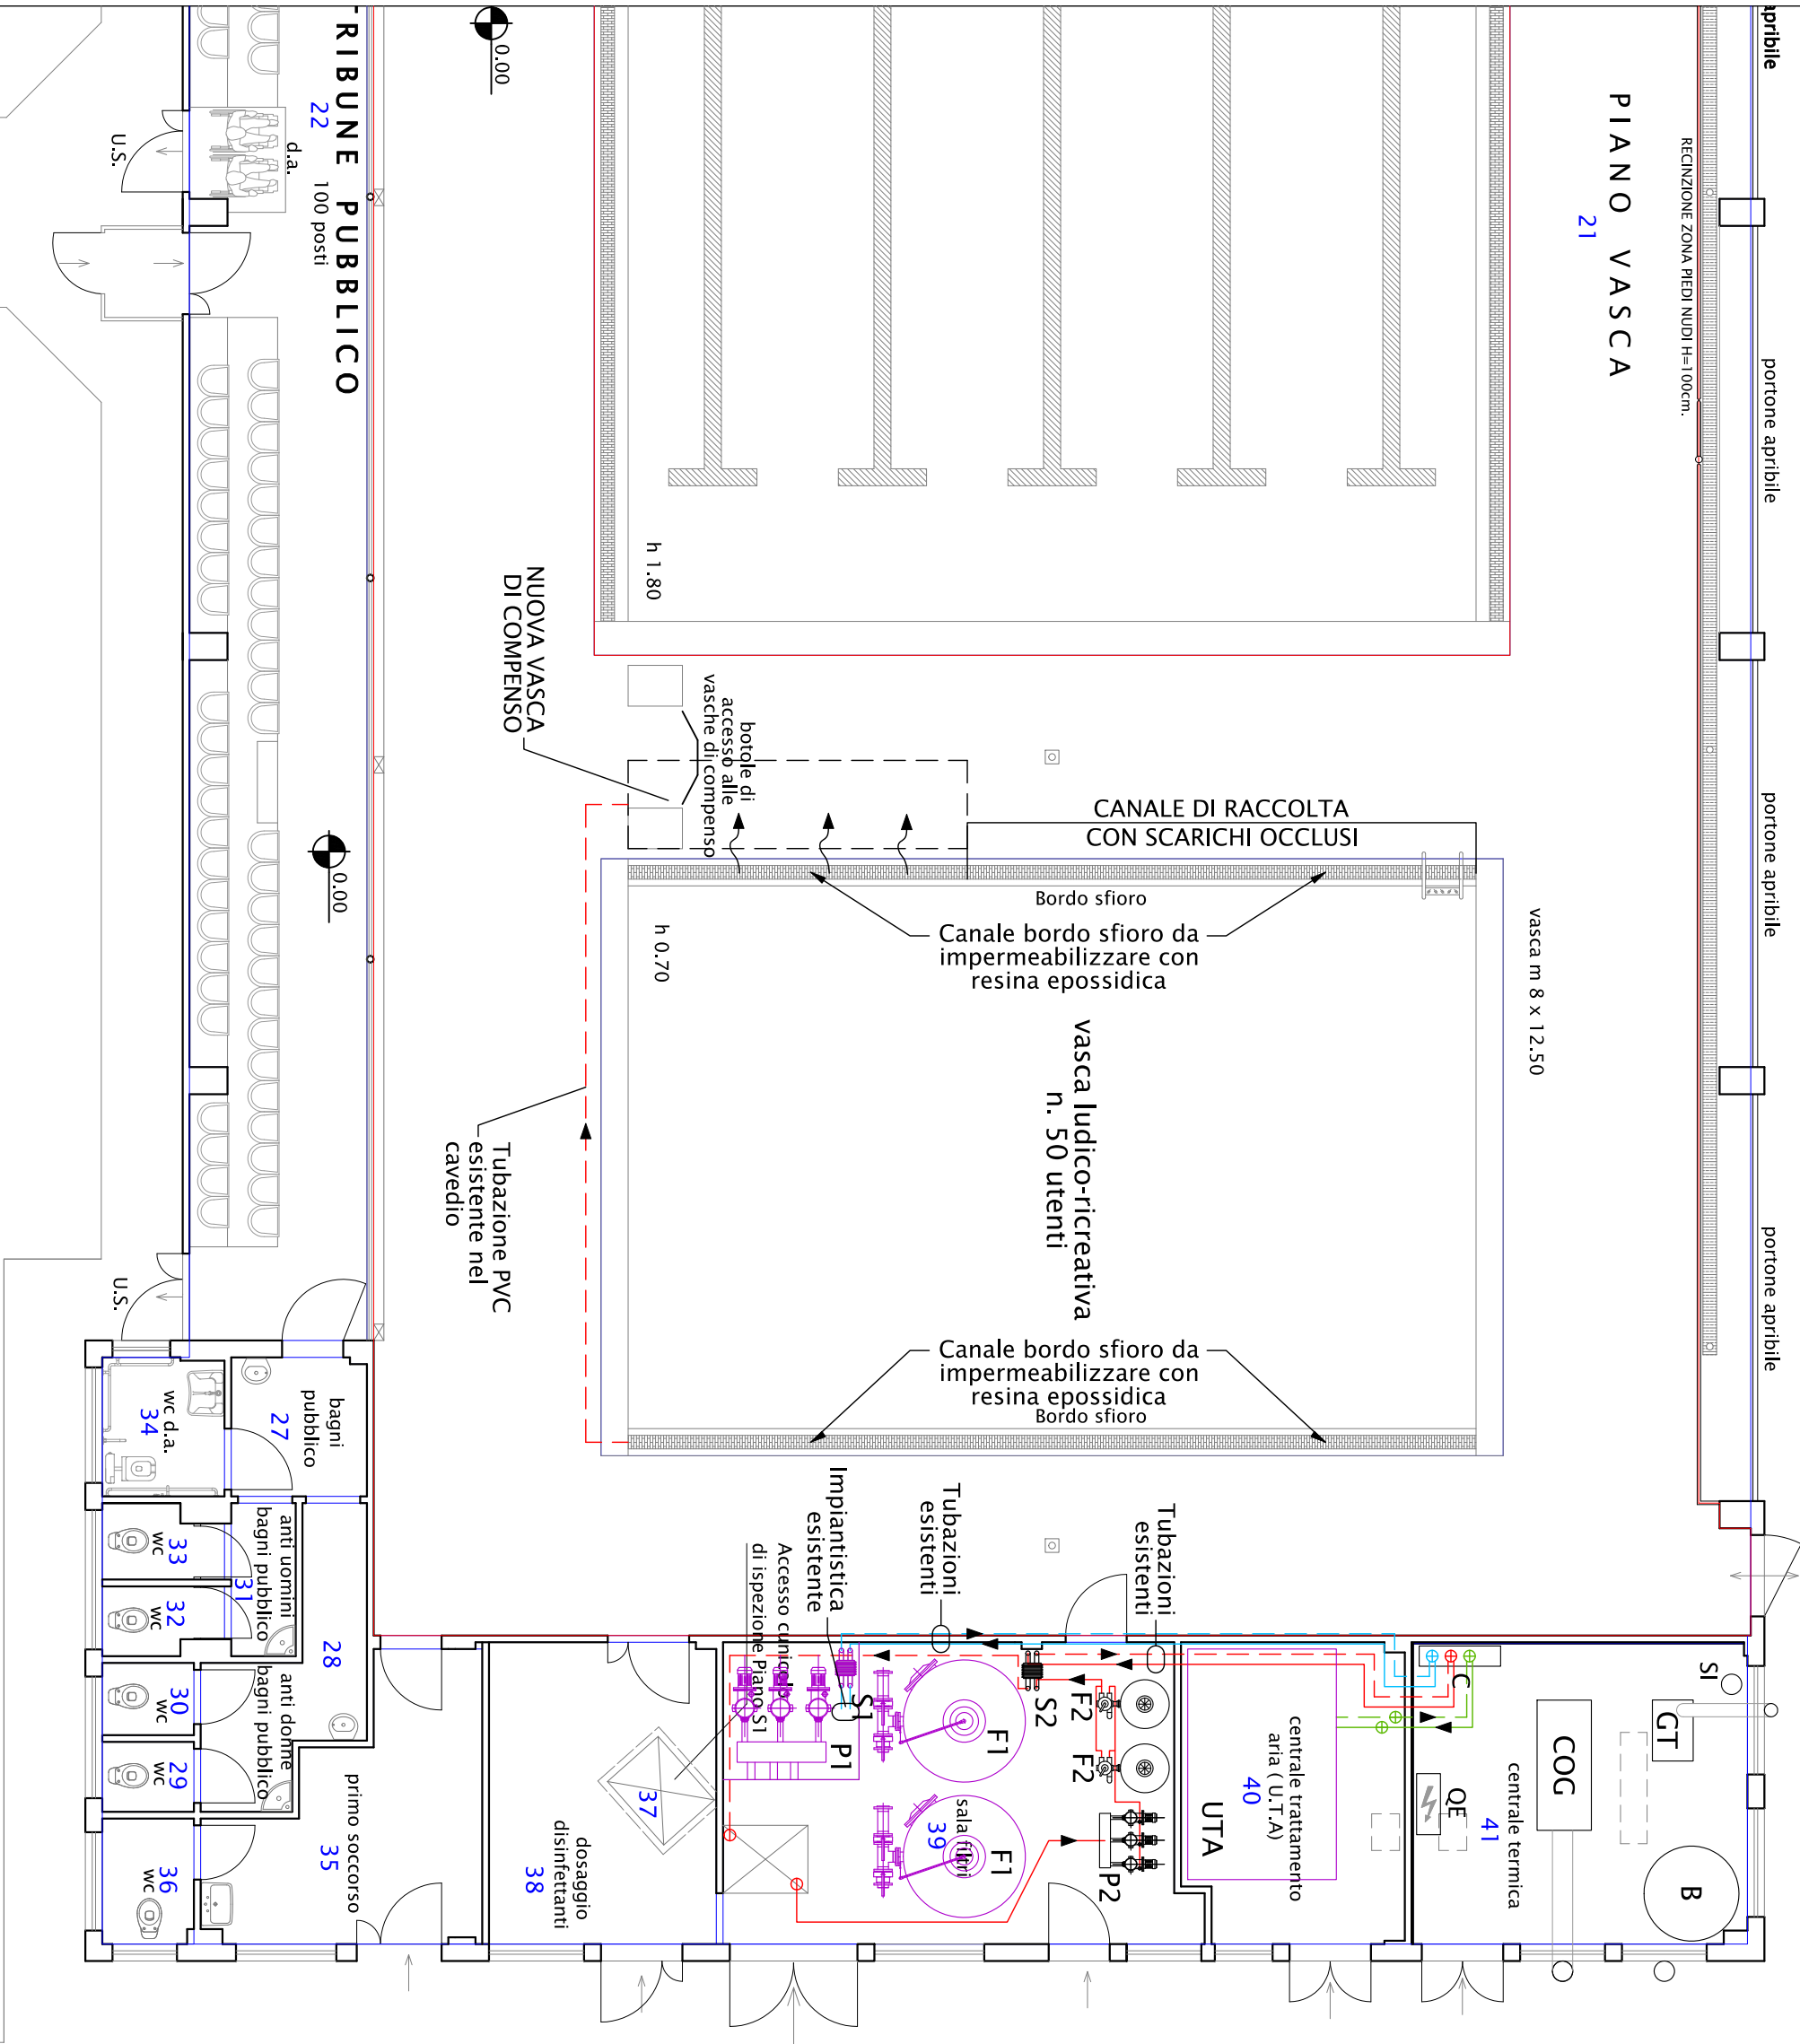

STATO MODIFICATO Cavedio Piano Interrato - Scala 1:100

